


PIANTA PIANO TERRA

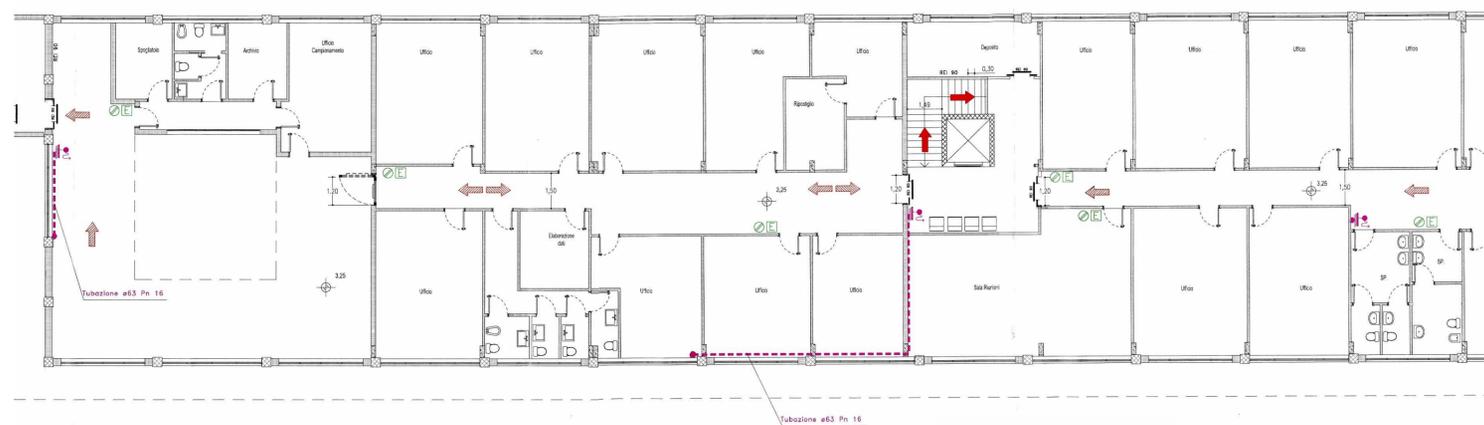

PIANTA PIANO PRIMO

LEGENDA

IMPIANTO ANTINCENDIO		
CATEGORIA	SIMBOLO FIGURATIVO	DEFINIZIONE
ELEMENTI COSTRUTTIVI E RELATIVE APERTURE		PORTA RESISTENTE AL FUOCO
SISTEMA DI VIE D'USCITA		PERCORSO DI USCITA VERSO L'ALTO
		ORIZZONTALE
		VERSO IL BASSO
IMPIANTI FISSI DI ESTINZIONE		AD ATTIVAZIONE AUTOMATICA
		AD ATTIVAZIONE MANUALE
		SEGNALETICA DI SICUREZZA
ESTINTORI		ESTINTORE PORTATILE
		ESTINTORE CARRELLATO
SISTEMI ANTINCENDIO IDRICI		NASPO
		IDRANTE A MURO CON TUBAZIONE FLESSIBILE E LANCIA UNI 45
		IDRANTE SOTTOSUOLO
		IDRANTE SOPRASUOLO UNI 70
		ATTACCO PER AUTOPOMPA SINGOLO E DOPPIO

PIANTA PIANO PRIMO



AUTORITA' PORTUALE DI BRINDISI

PROGETTO: LAVORI DI MANUTENZIONE DEGLI IMPIANTI IDRICI, FOGNARI E DI CLIMATIZZAZIONE DELLE PARTI COMUNI DEL PORTO E DEGLI UFFICI DELL'AUTORITA' PORTUALE DI BRINDISI			
IL PRESIDENTE: Dott. Giuseppe GIURGOLA			
IL SEGRETARIO GENERALE: Dott. Nicola DEL NOBILE	IL RESP. DEL PROCEDIMENTO: Ing. Pasquale FISCHETTO	DATA EMISS.: Ottobre 2010	
IL DIRETTORE DEI LAVORI: geom. Carmine CAMPANA	PROGETTAZIONE: geom. Carmine CAMPANA	DATA	REV. N°
IL COORDINATORE DELLA SICUREZZA: geom. Santino GUADALUPI	geom. Santino GUADALUPI		

TERMINAL DI LEVANTE
PLANIMETRIA IMPIANTO ANTINCENDIO

TAVOLA:
01.5/IA
SCALA:
1:200