


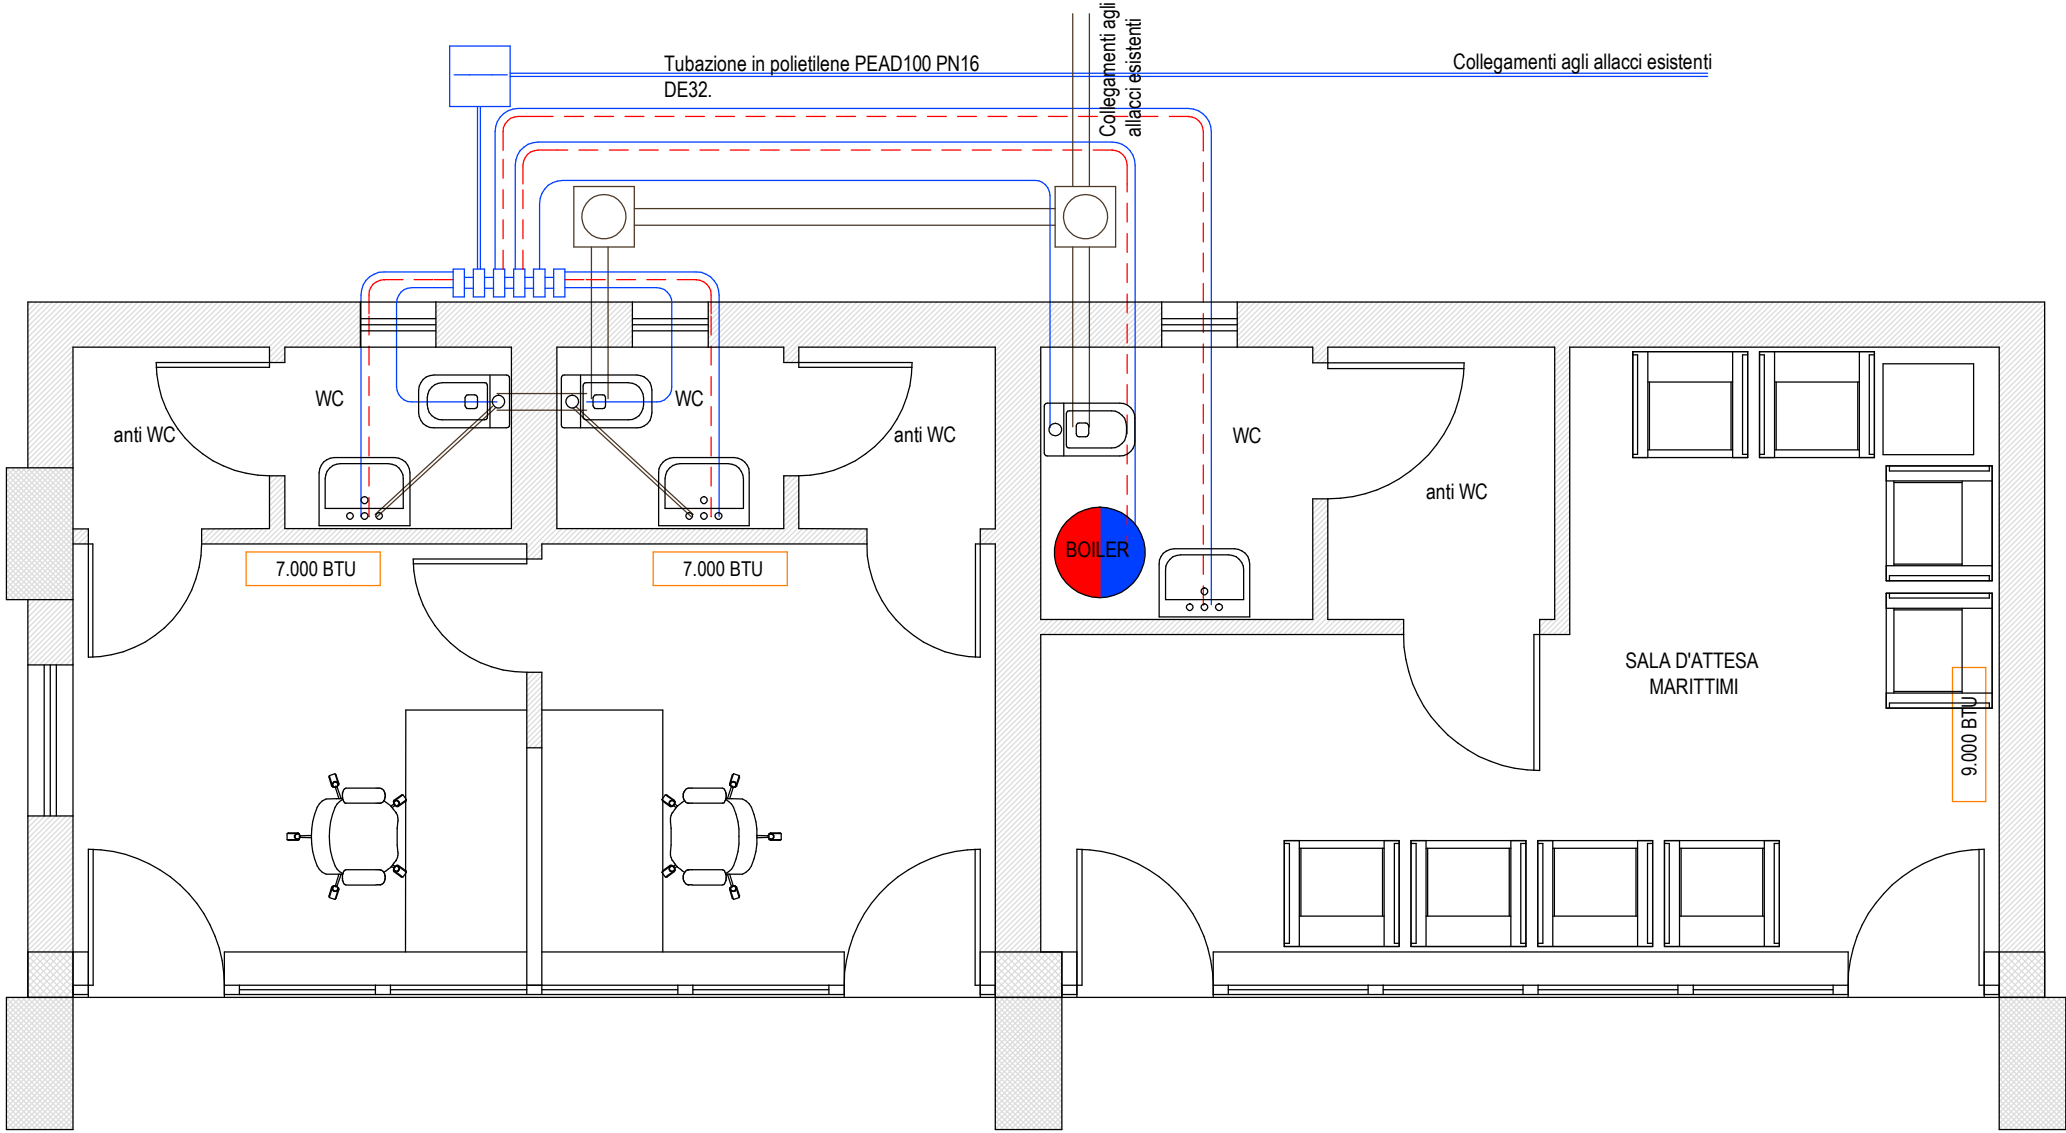

LEGENDA

	Coppia di tubi in rame tipo alimentare, sp. 12 mm, per linea acqua fredda e calda, coibentati.		Pozzetto prefabbricato in cls vibrato, sifonato dim. 60 x 60 cm, con chiusura prefabbricato in cls vibrato.		Collettore complanare per nr. 8 utenze.
	Tubi in rame tipo alimentare, sp. 12 mm, per linea acqua fredda.		Scaldacqua elettrico da 80 l.		Predisposizione per unità di condizionamento a pompa di calore da parete (alimentazione elettrica e scarico condensa).
	Tubi in polietilene PE63 diametro 110 mm.		Tubi in polietilene PE63 diametro 40 mm.		Pozzetto idrico in cls vibrato, dim. 60 x 60 cm, con saracinesca e chiusura prefabbricato in cls vibrato.

PIANTA IMPIANTO IDRICO-FOGNANTE E CLIMATIZZAZIONE



AUTORITA' PORTUALE DI BRINDISI

PROGETTO: LAVORI DI MANUTENZIONE DEGLI IMPIANTI IDRICI, FOGNARI E DI CLIMATIZZAZIONE DELLE PARTI COMUNI DEL PORTO E DEGLI UFFICI DELL'AUTORITA' PORTUALE DI BRINDISI			
IL PRESIDENTE: Dott. Giuseppe GIURGOLA		DATA EMISS.: Ottobre 2010	
IL SEGRETARIO GENERALE: Dott. Nicola DEL NOBILE	IL RESP.LE DEL PROCEDIMENTO: Ing. Pasquale FISCHETTO	DATA	REV. N°
IL DIRETTORE DEI LAVORI: geom. Carmine CAMPANA	PROGETTAZIONE: geom. Carmine CAMPANA		
IL COORD.RE DELLA SICUREZZA: geom. Santino GUADALUPI	geom. Giorgio CONOCI geom. Santino GUADALUPI		
FABBRICATO VARCO DOGANALE N° 7 PLANIMETRIA IMPIANTO IDRICO-FOGNANTE E CLIMATIZZAZIONE		TAVOLA: 01.4/IIFC	
		SCALA: 1:50	