




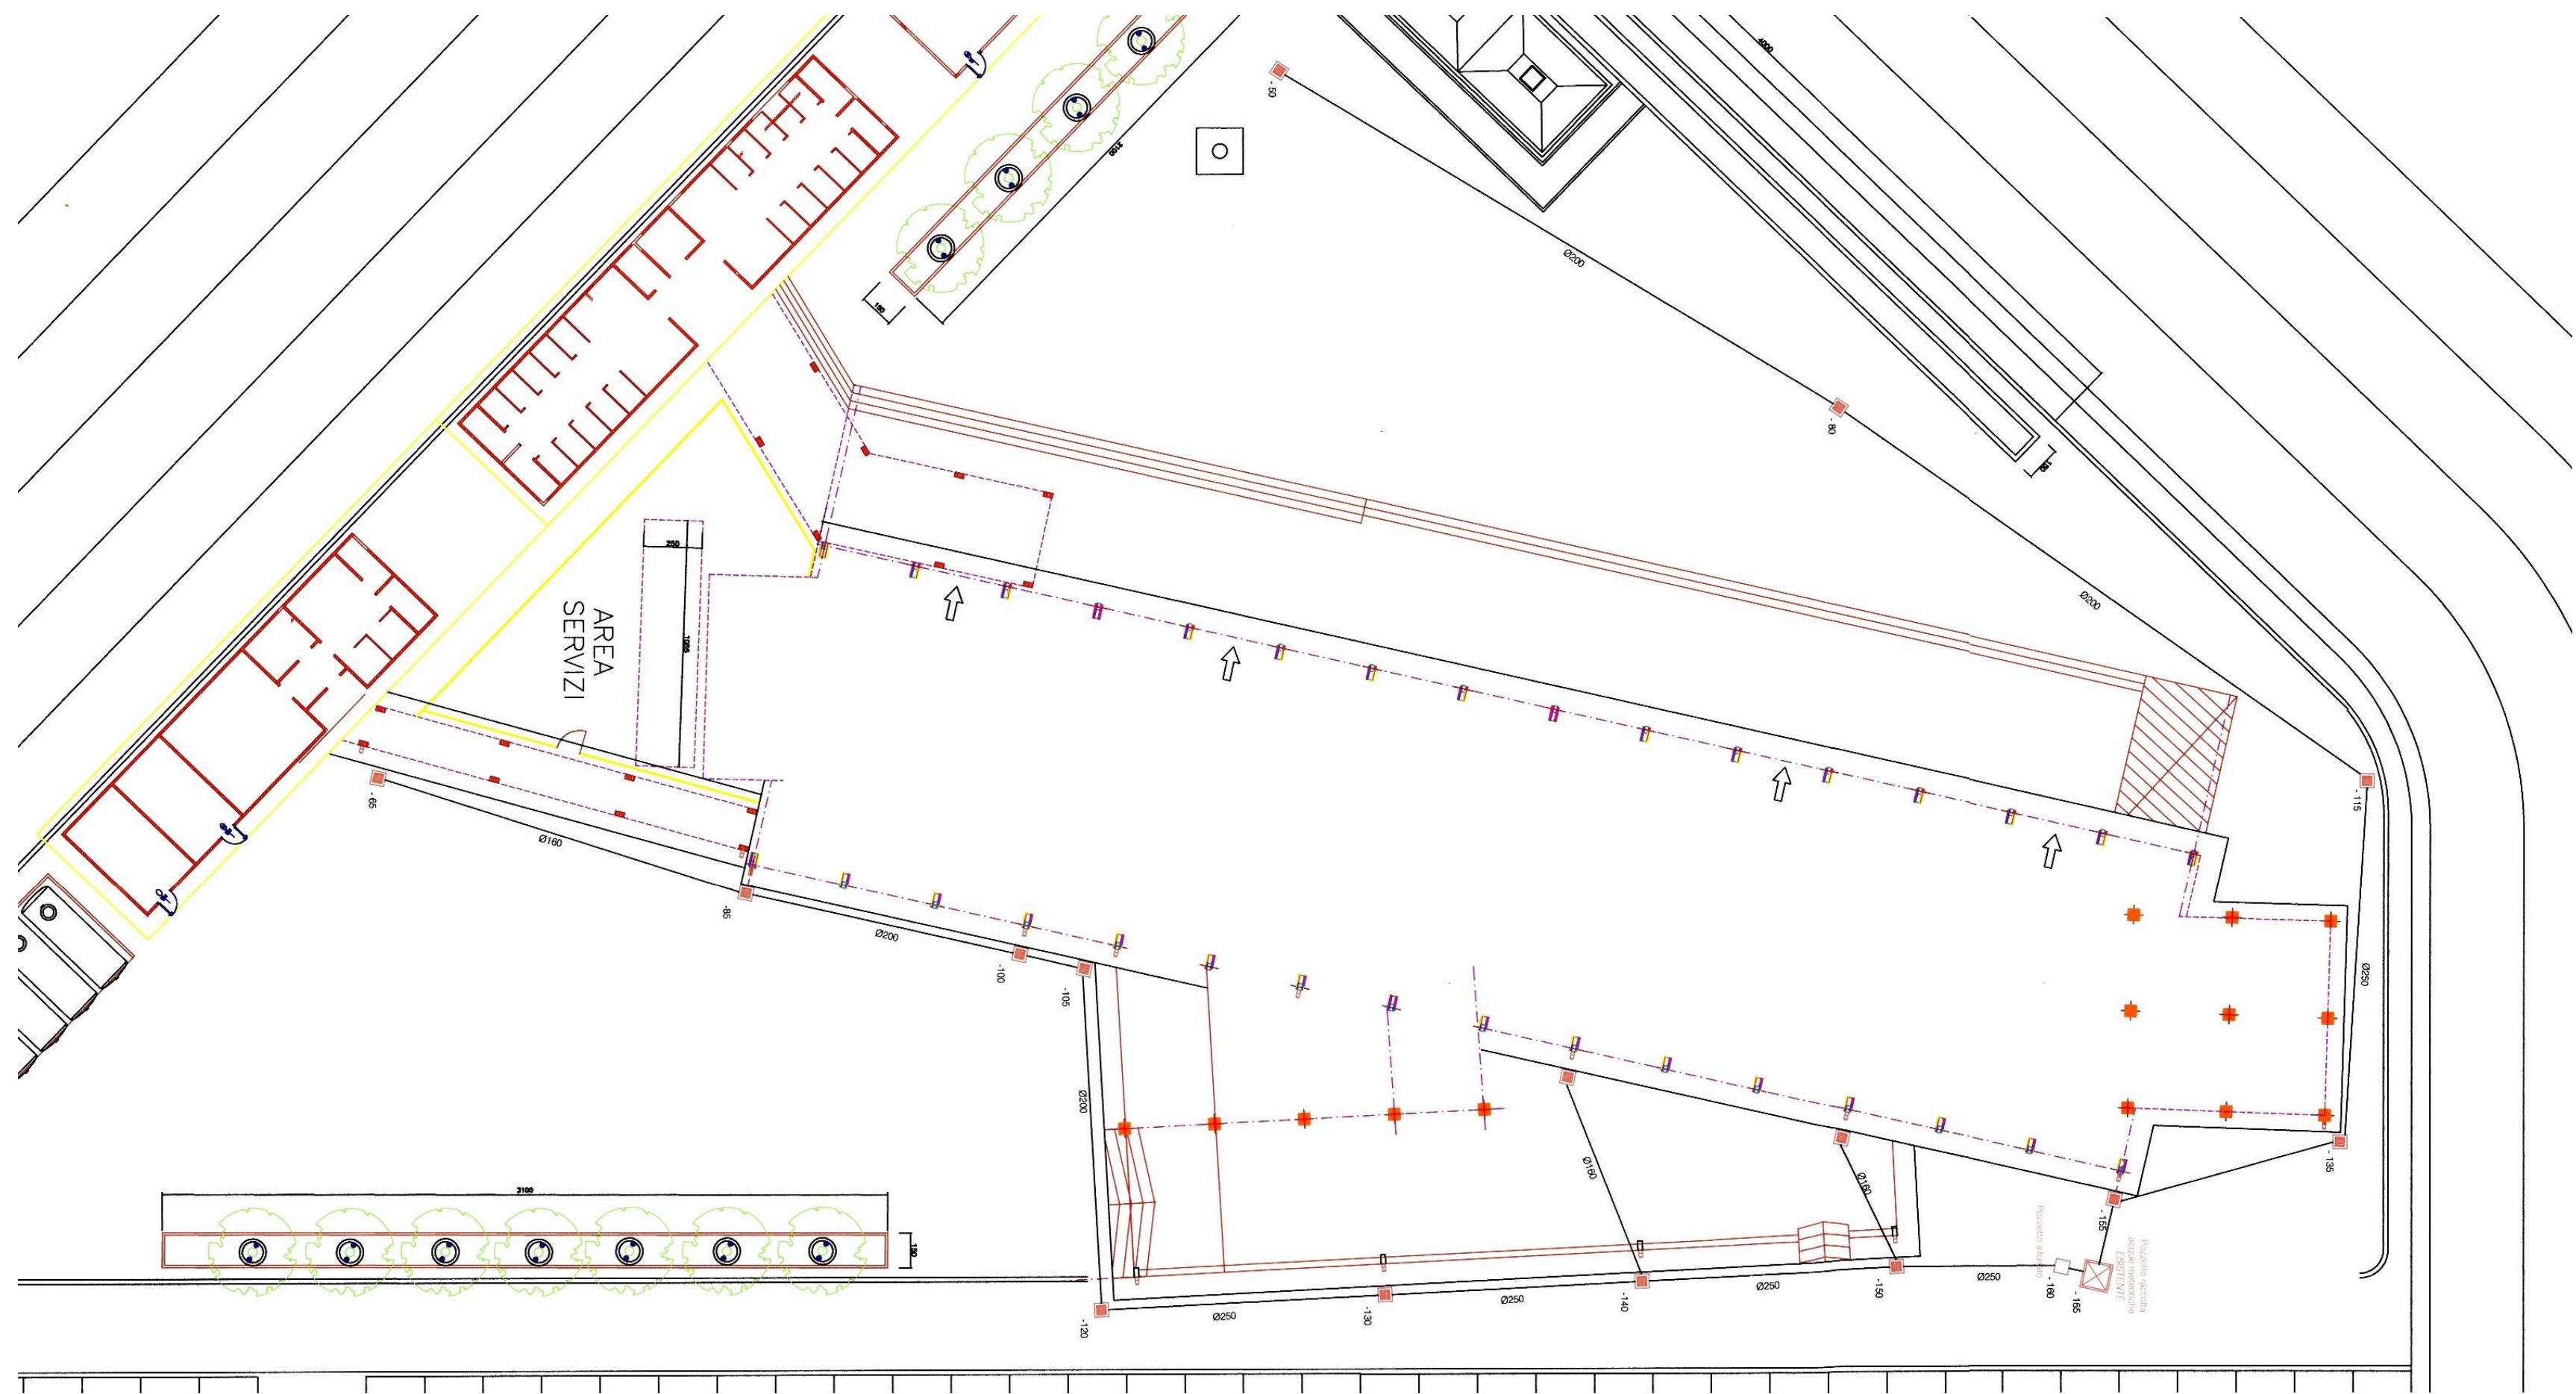

RETE DI RACCOLTA ACQUE METEORICHE


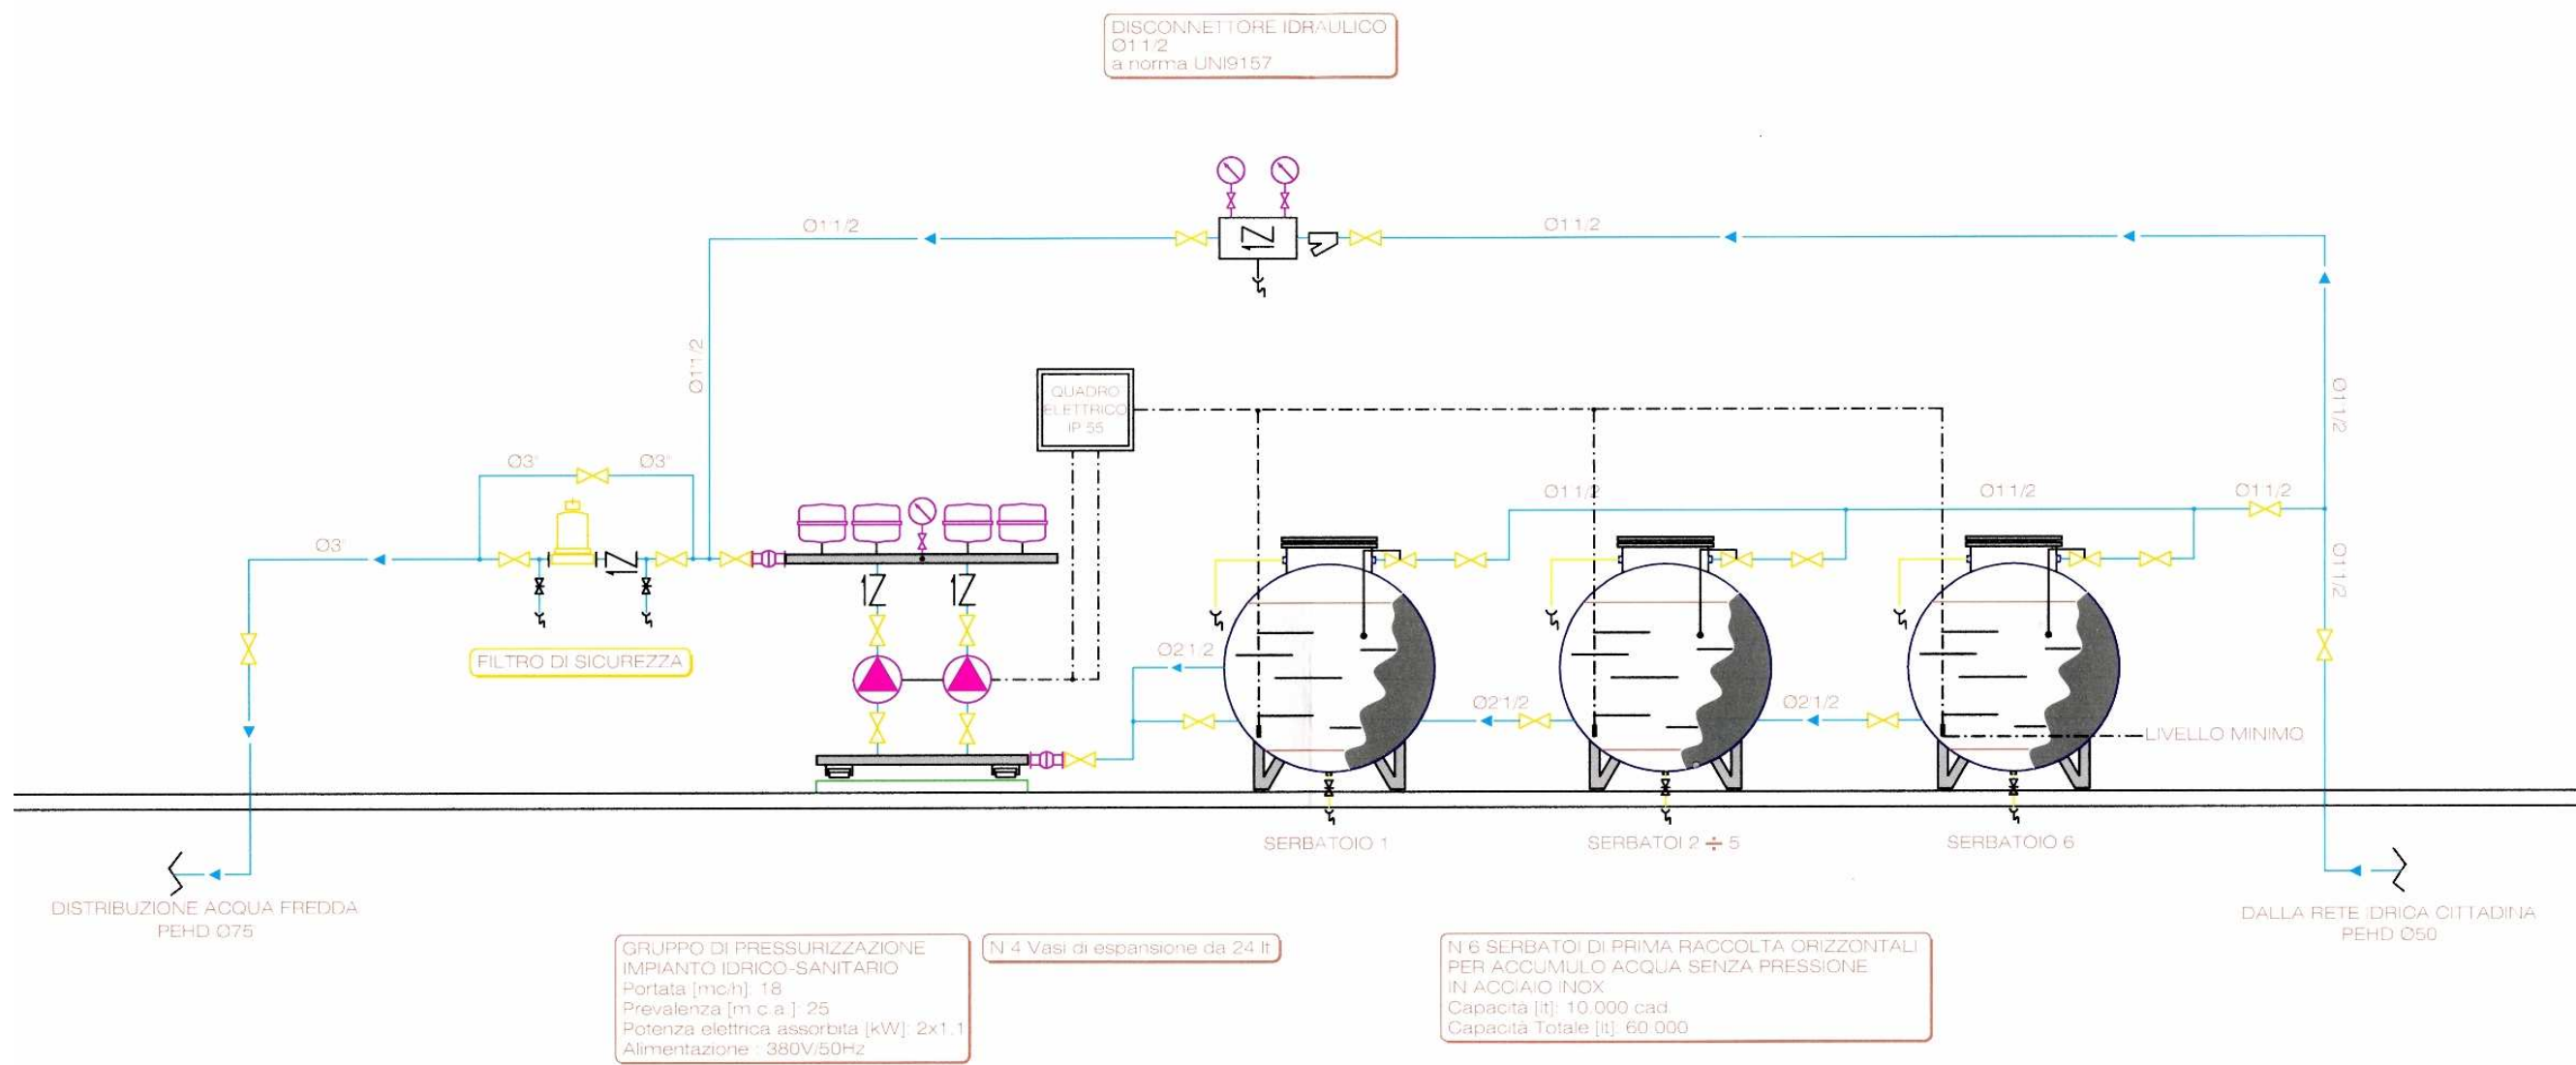


Schema funzionale Centrale Idrica

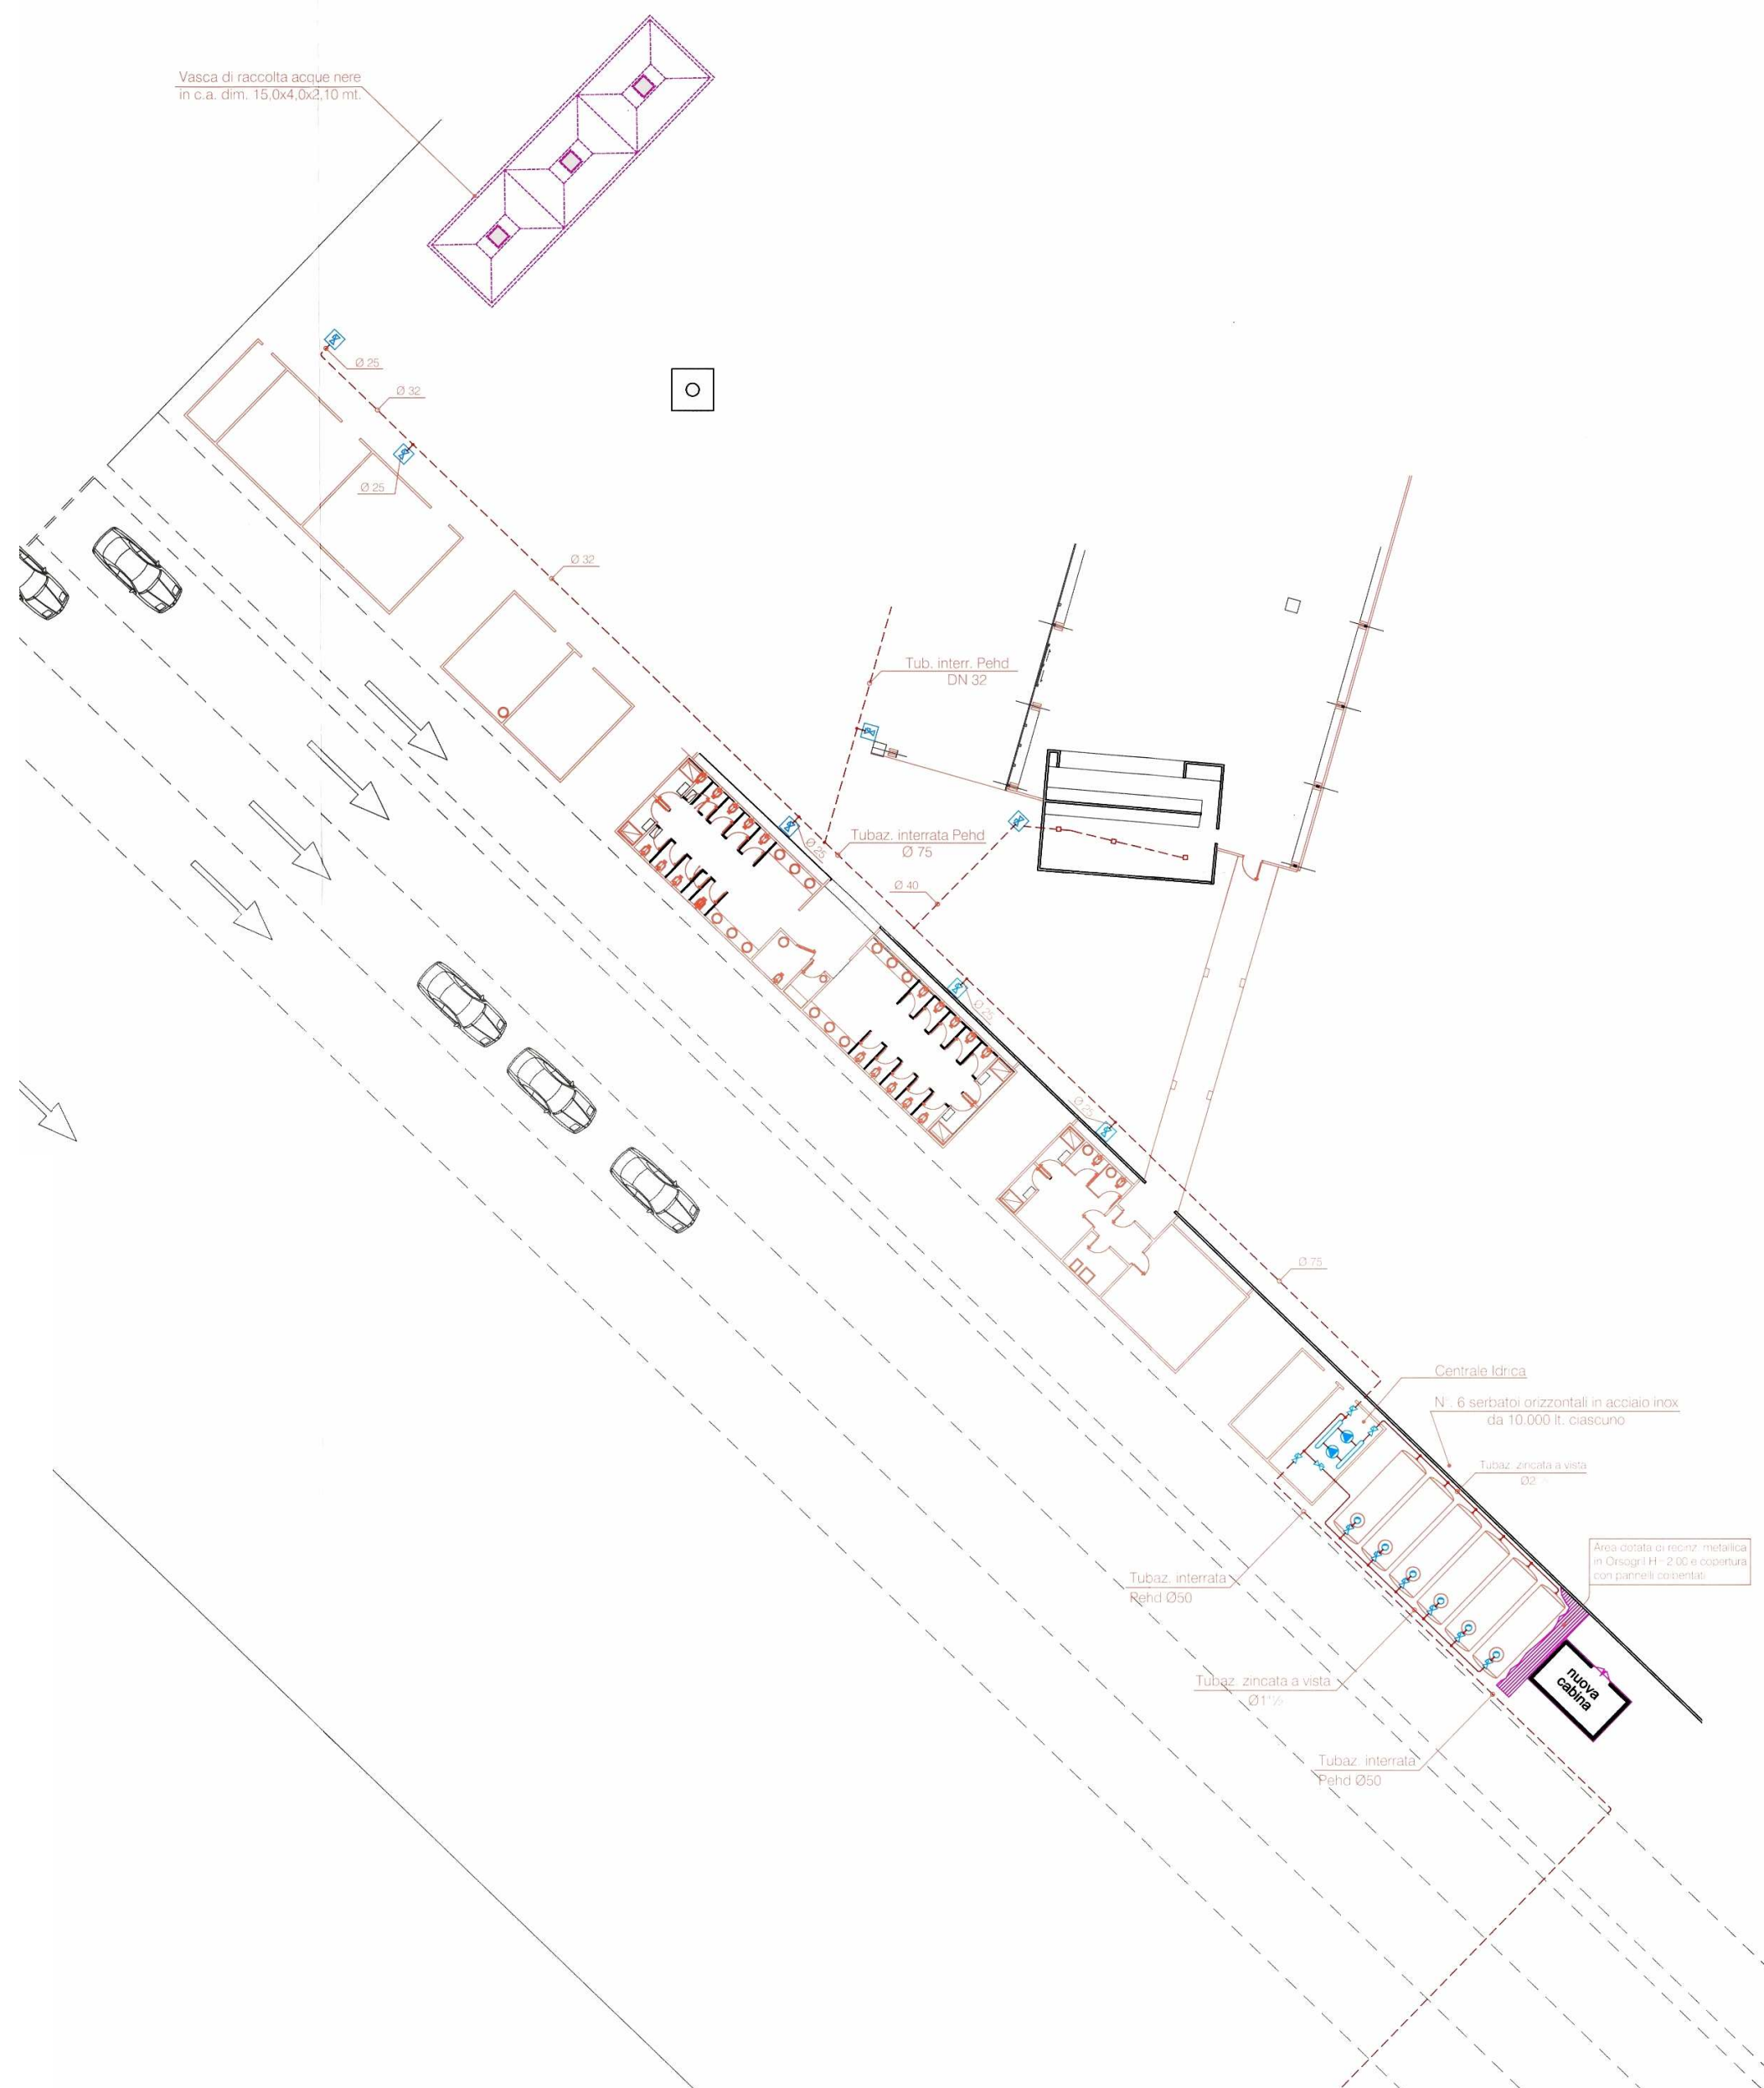


RETE DI DISTRIBUZIONE IDRICA


Legenda	
	Saracinesca di intercettazione
	Gruppo di carico serbatoio con galleggianti
	Punto di consegna acqua potabile realizzato con pozzetto in cls, coperchio pedonabile e valvola di intercettazione
	Tubazione interrata in Pehd per acqua potabile UNI 7611 - tipo 312

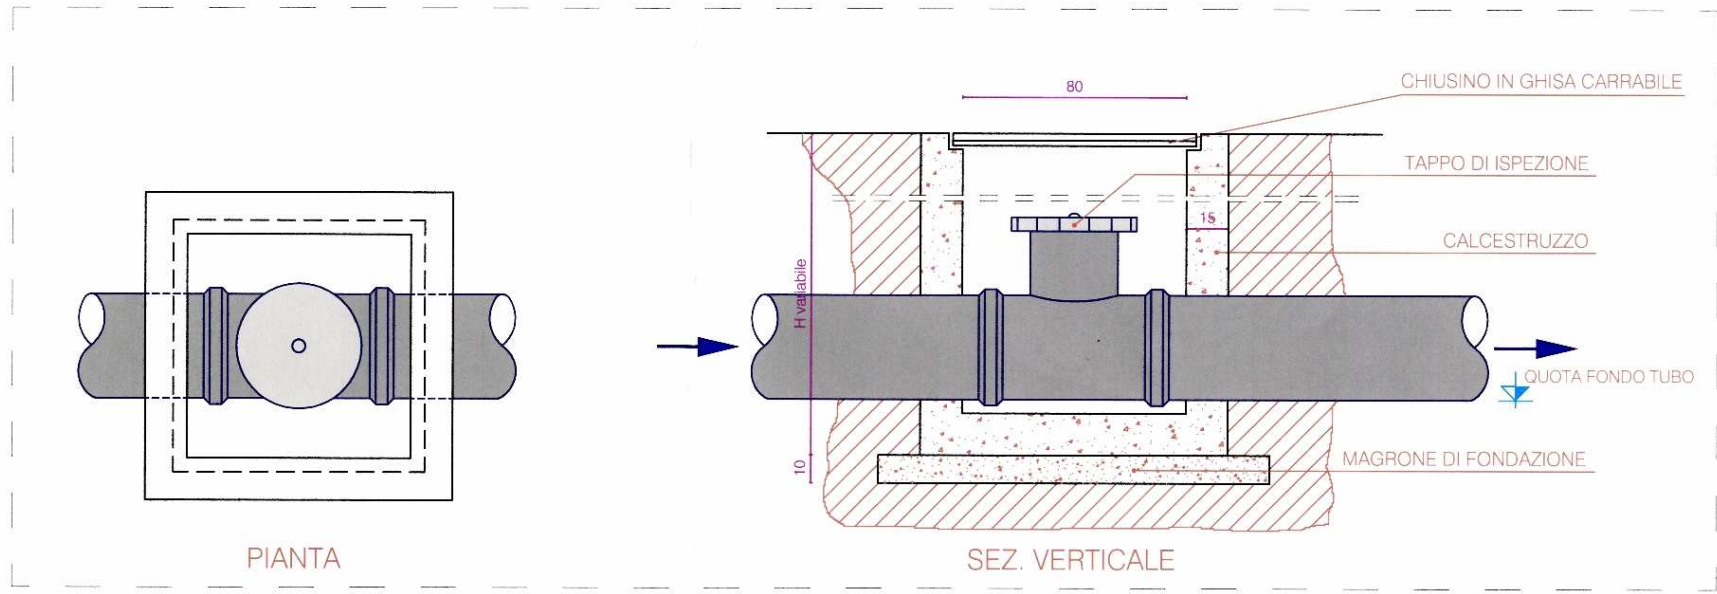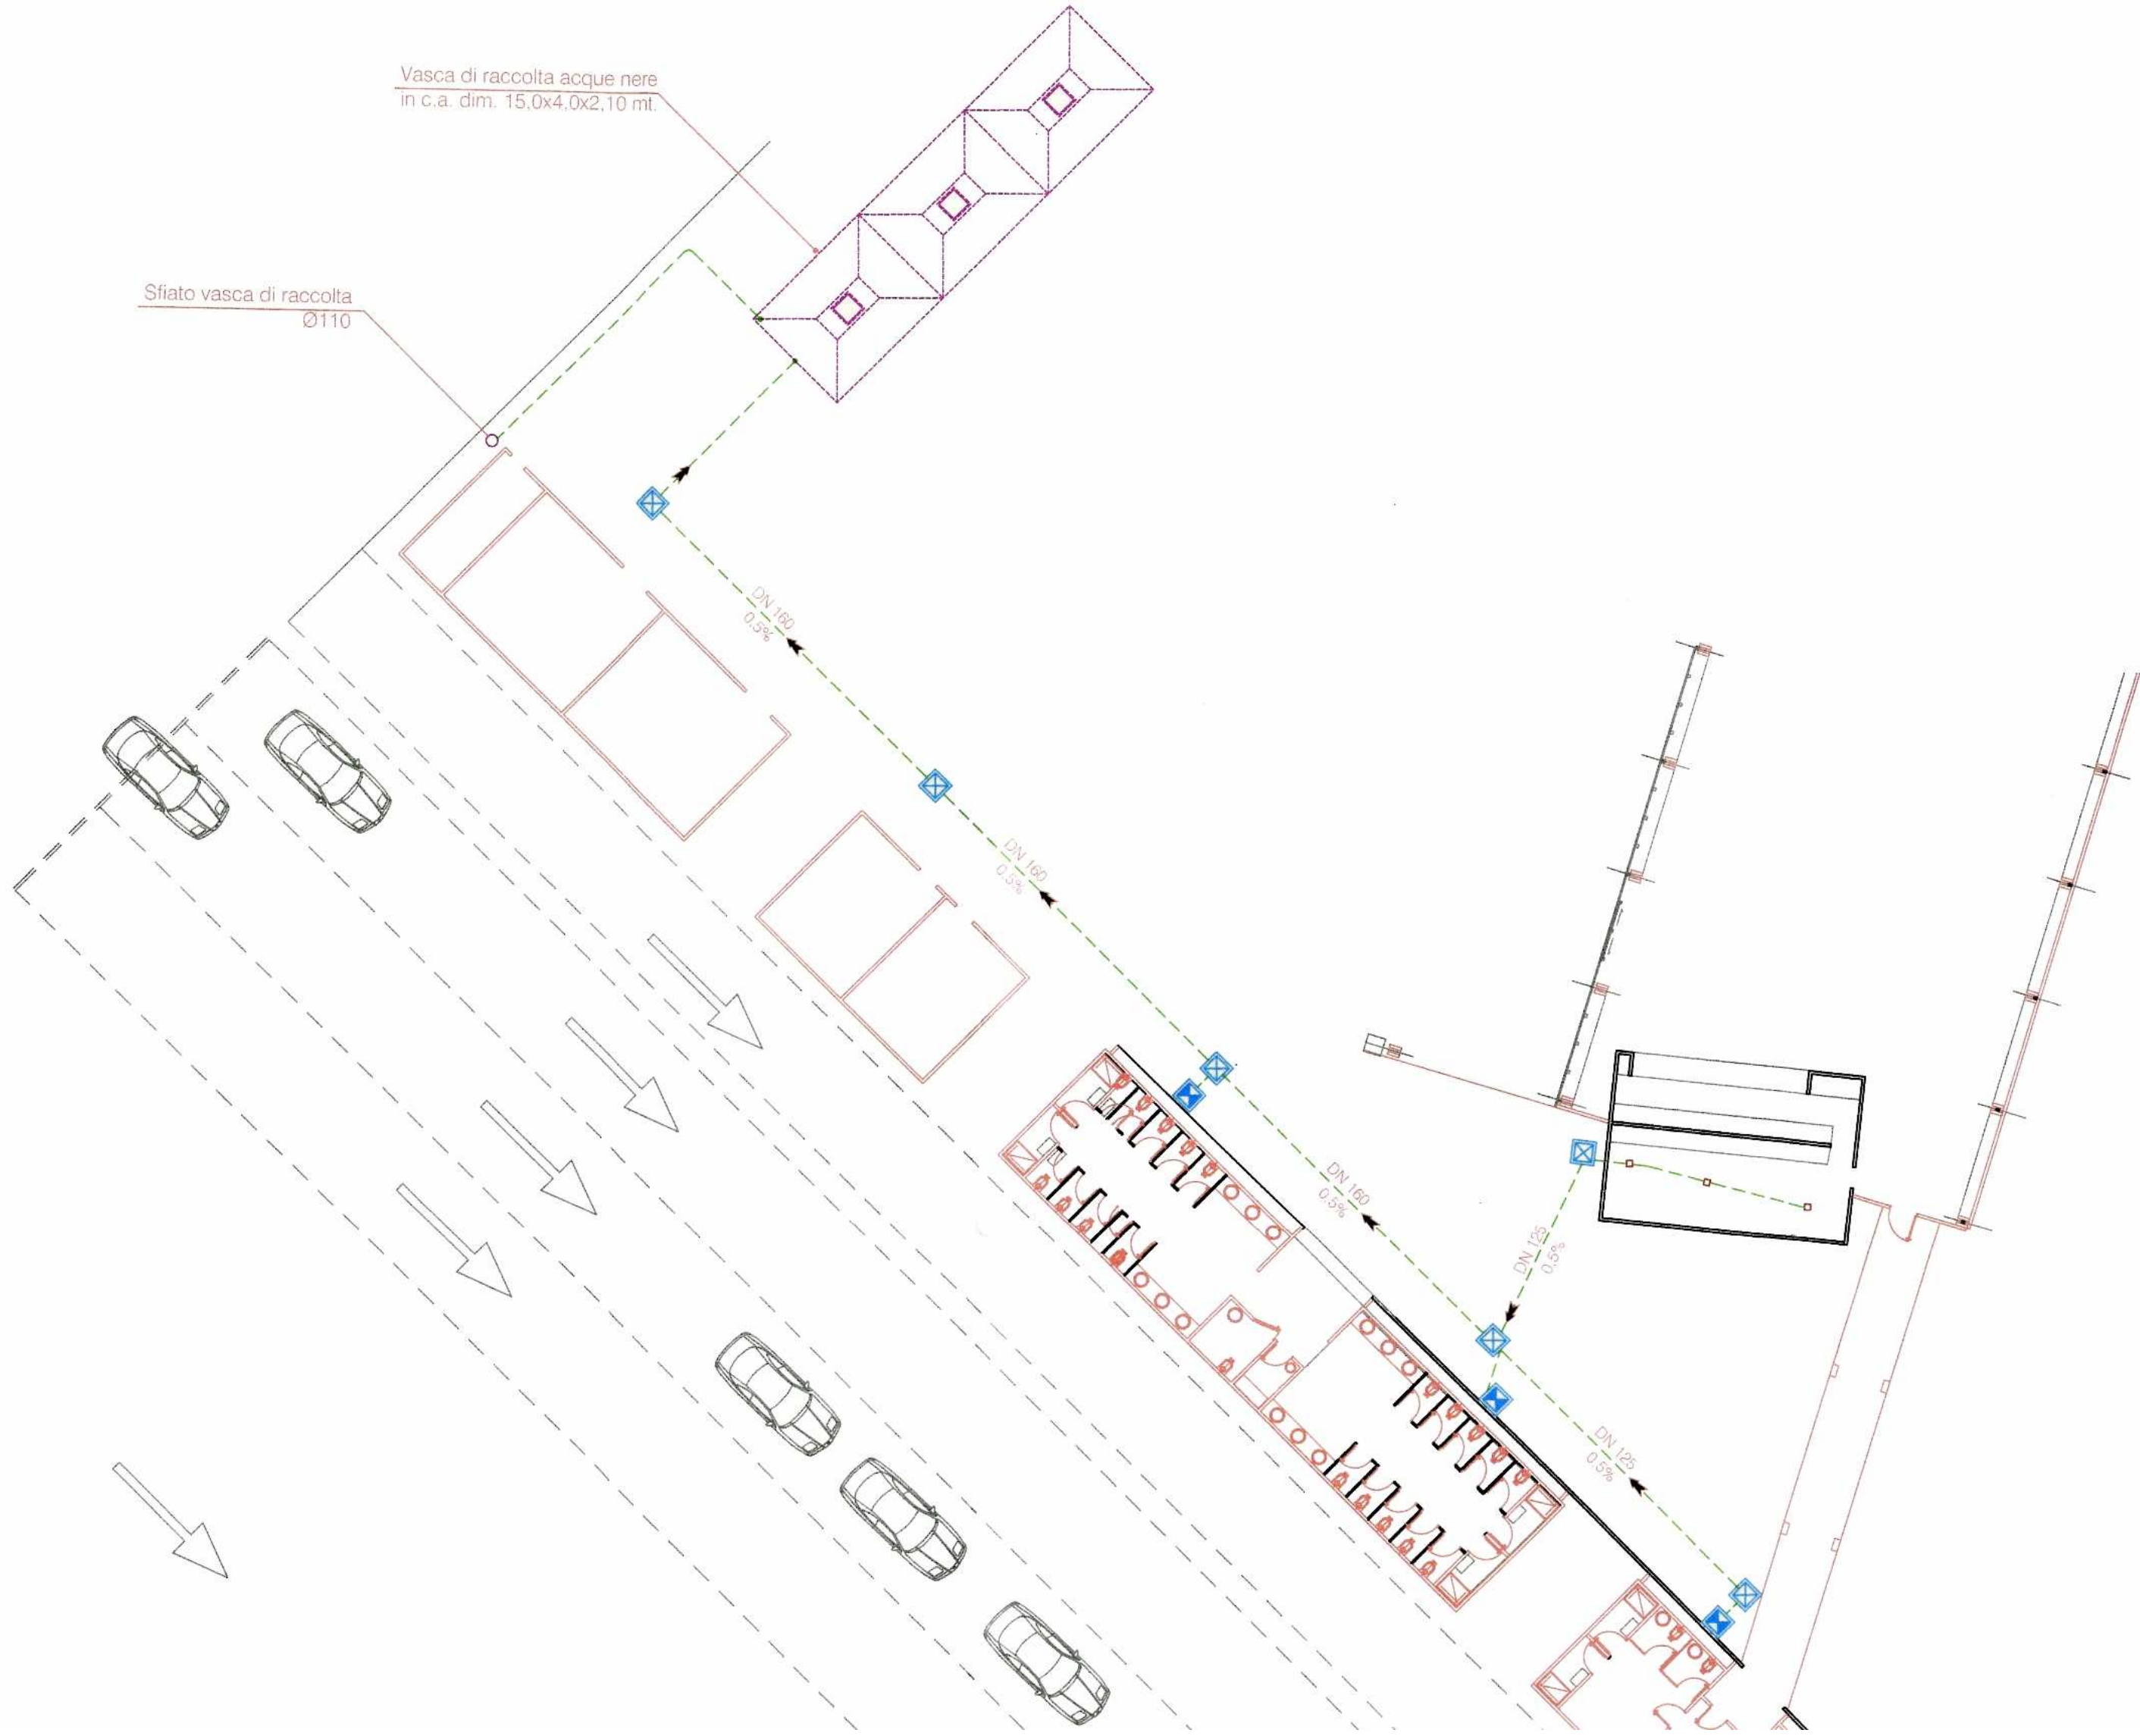

Particolare pozzetto di raccordo e ispezione

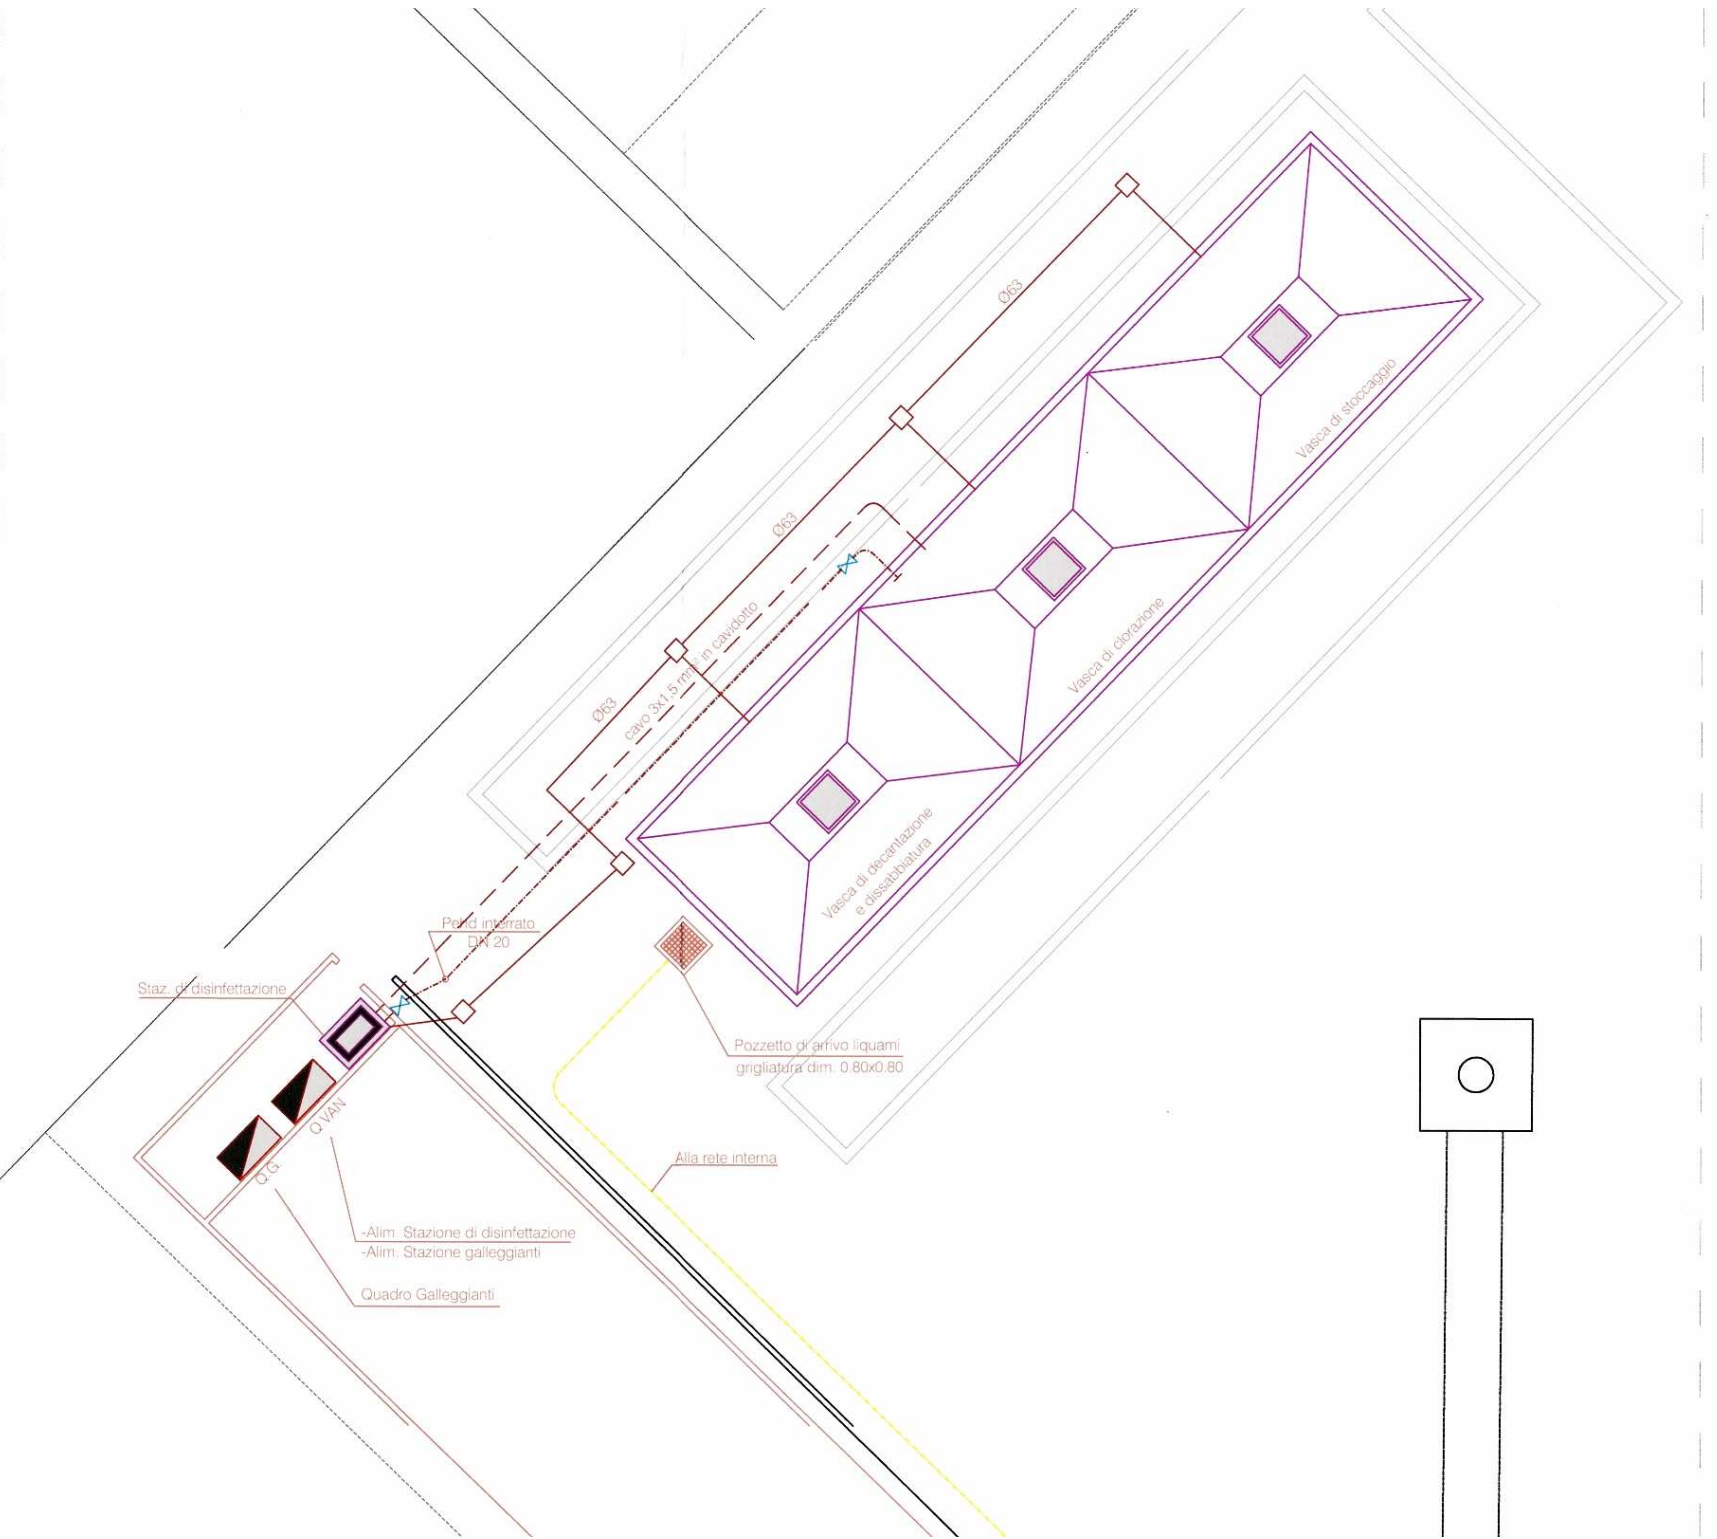

PARTICOLARE VASCA DI DEPURAZIONE FOGNA NERA

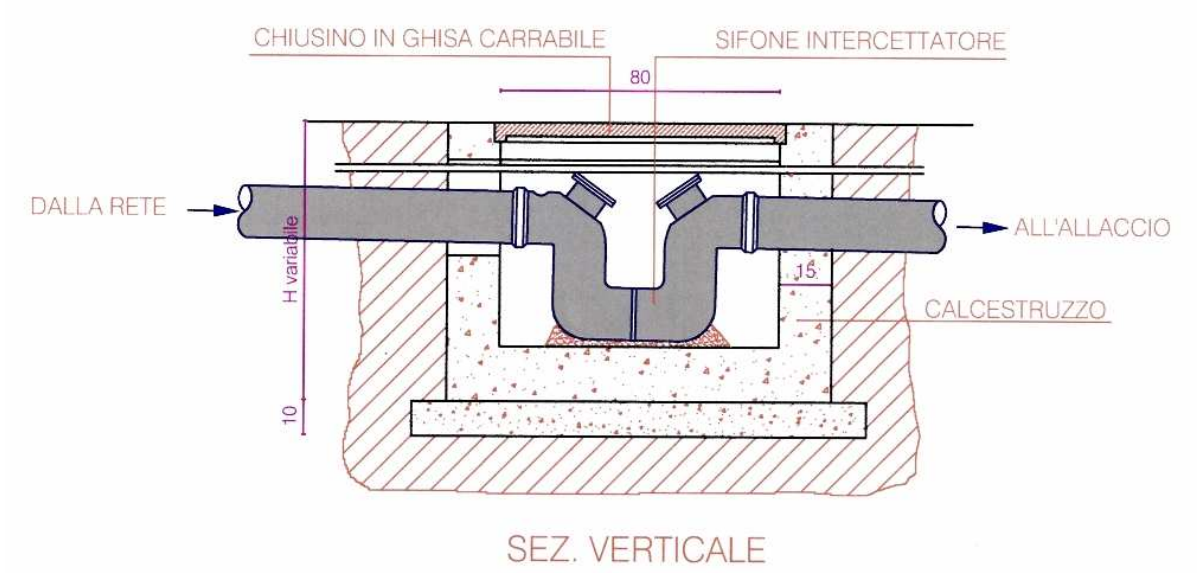

Particolare pozzetto sifonato

Legenda	
	Pozzetti di consegna sifonati dim. 0,80x0,80
	Pozzetti di raccordo e ispezione dim. 0,80x0,80
	Tubazione fogna nera interrata in PVC rigido tipo 303/1 - UNI 7447

RETE DI RACCOLTA FOGNA NERA



AUTORITA' PORTUALE DI BRINDISI

PROGETTO: LAVORI DI MANUTENZIONE DEGLI IMPIANTI IDRICI, FOGNARI E DI CLIMATIZZAZIONE DELLE PARTI COMUNI DEL PORTO E DEGLI UFFICI DELL'AUTORITA' PORTUALE DI BRINDISI		
IL PRESIDENTE: Dott. Giuseppe GIURGOLA		
IL SEGRETARIO GENERALE: Dott. Nicola DEL NOBILE	IL RESPONSABILE DEL PROCEDIMENTO: Ing. Pasquale FISCICHETTO	DATA EMISS.: Ottobre 2010
IL DIRETTORE DEI LAVORI: geom. Carmine CAMPANA	PROGETTAZIONE: geom. Carmine CAMPANA	DATA REV. N°
IL COORDINATORE DELLA SICUREZZA: geom. Santino GUADALUPI	geom. Giorgio CONOCI	
geom. Santino GUADALUPI	geom. Santino GUADALUPI	

TERMINAL PUNTA DELLA TERRARE
PLANIMETRIA IMPIANTI IDRICO-FOGNANTE



TAVOLA
03.1/IIIF
SCALA:
1:100